




### Schnitt A - A

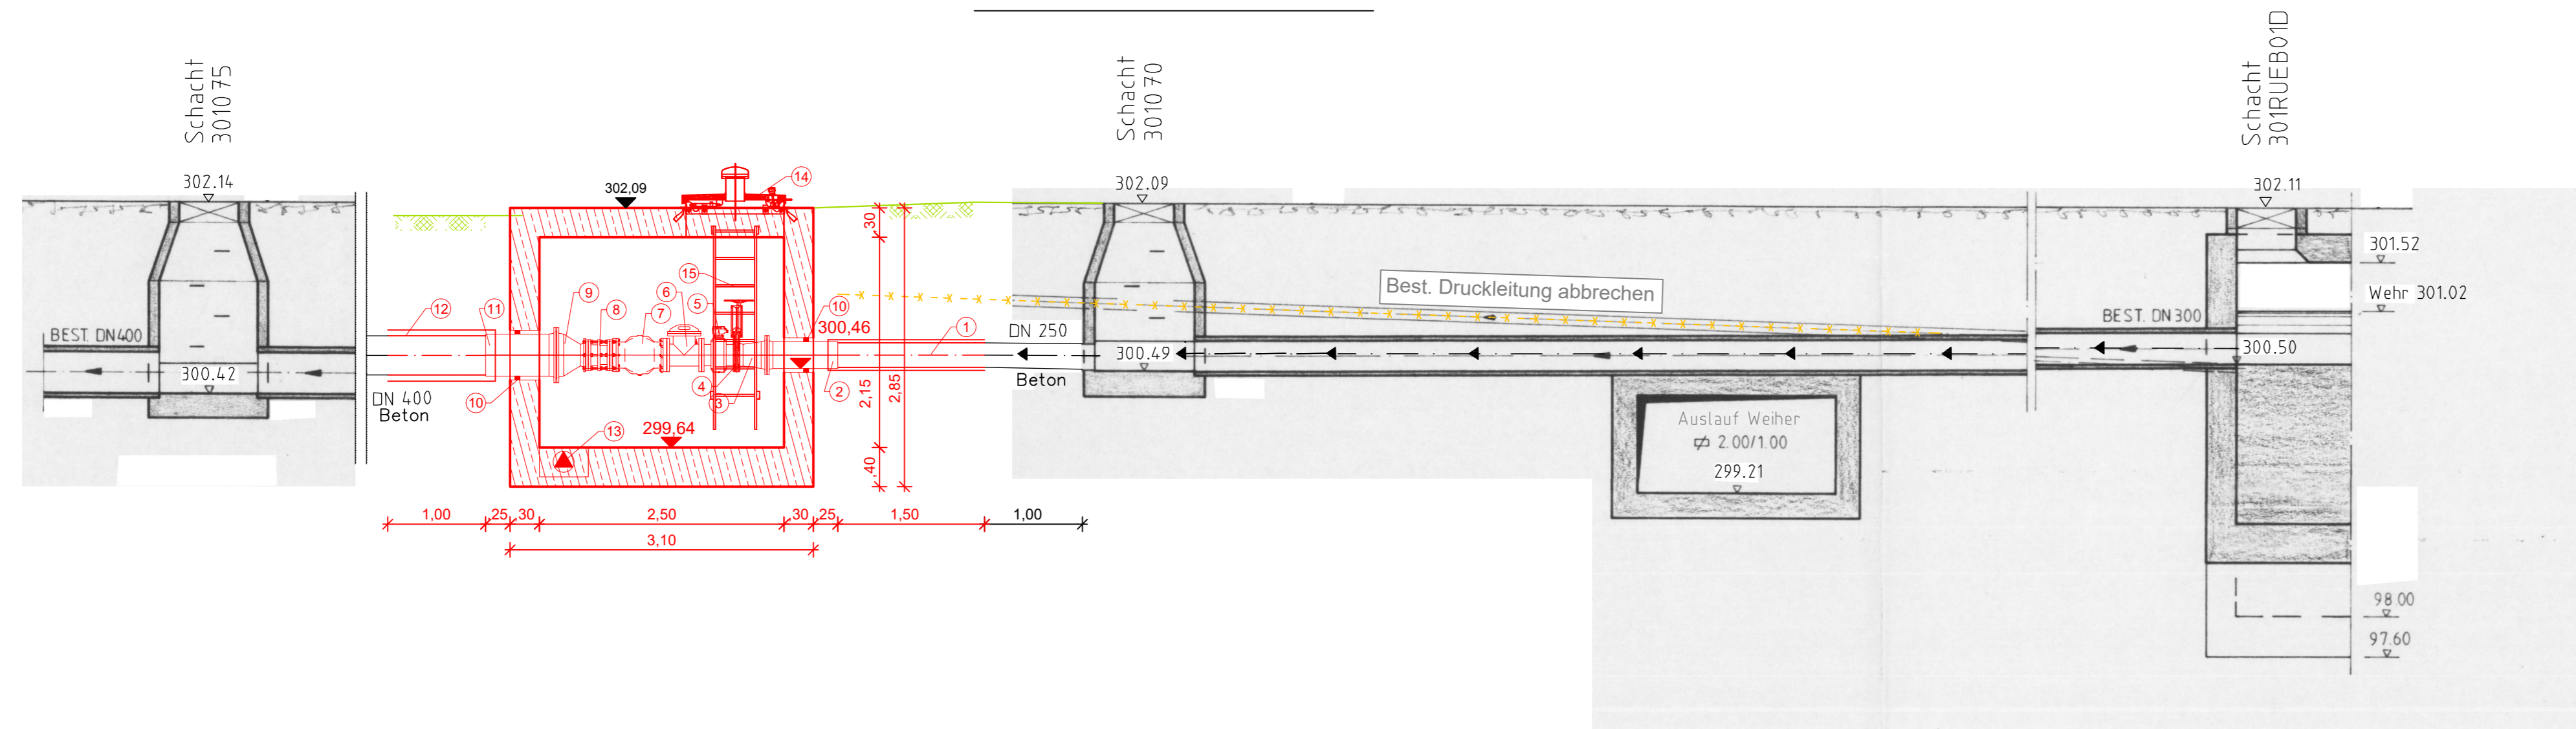


### Schnitt B-B

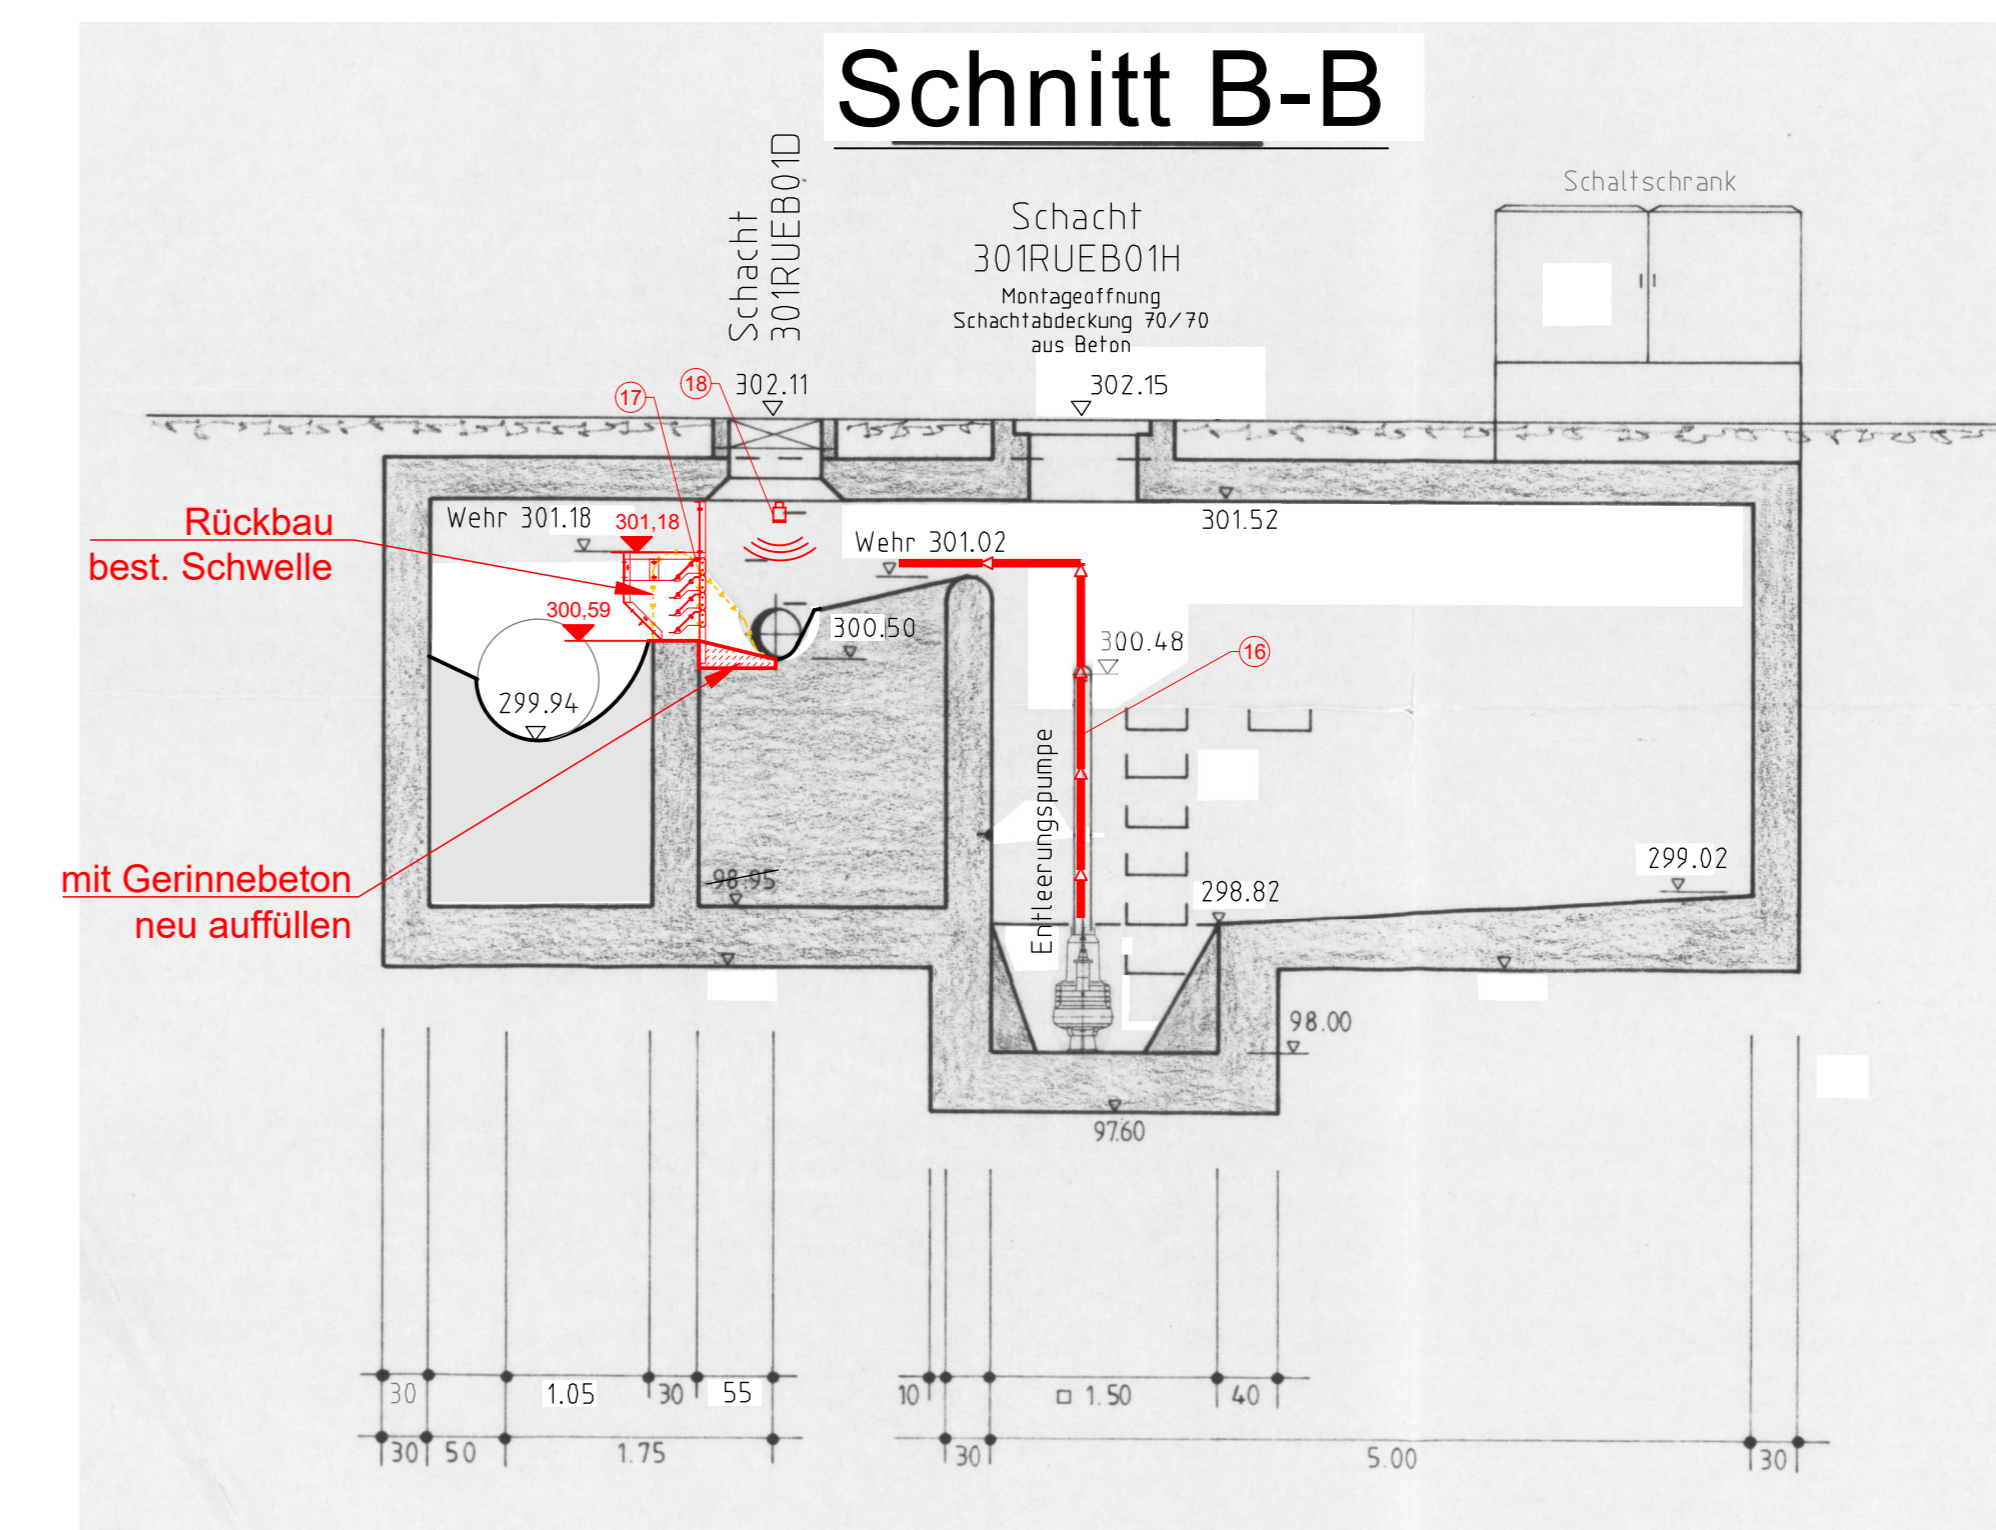

### Grundriss

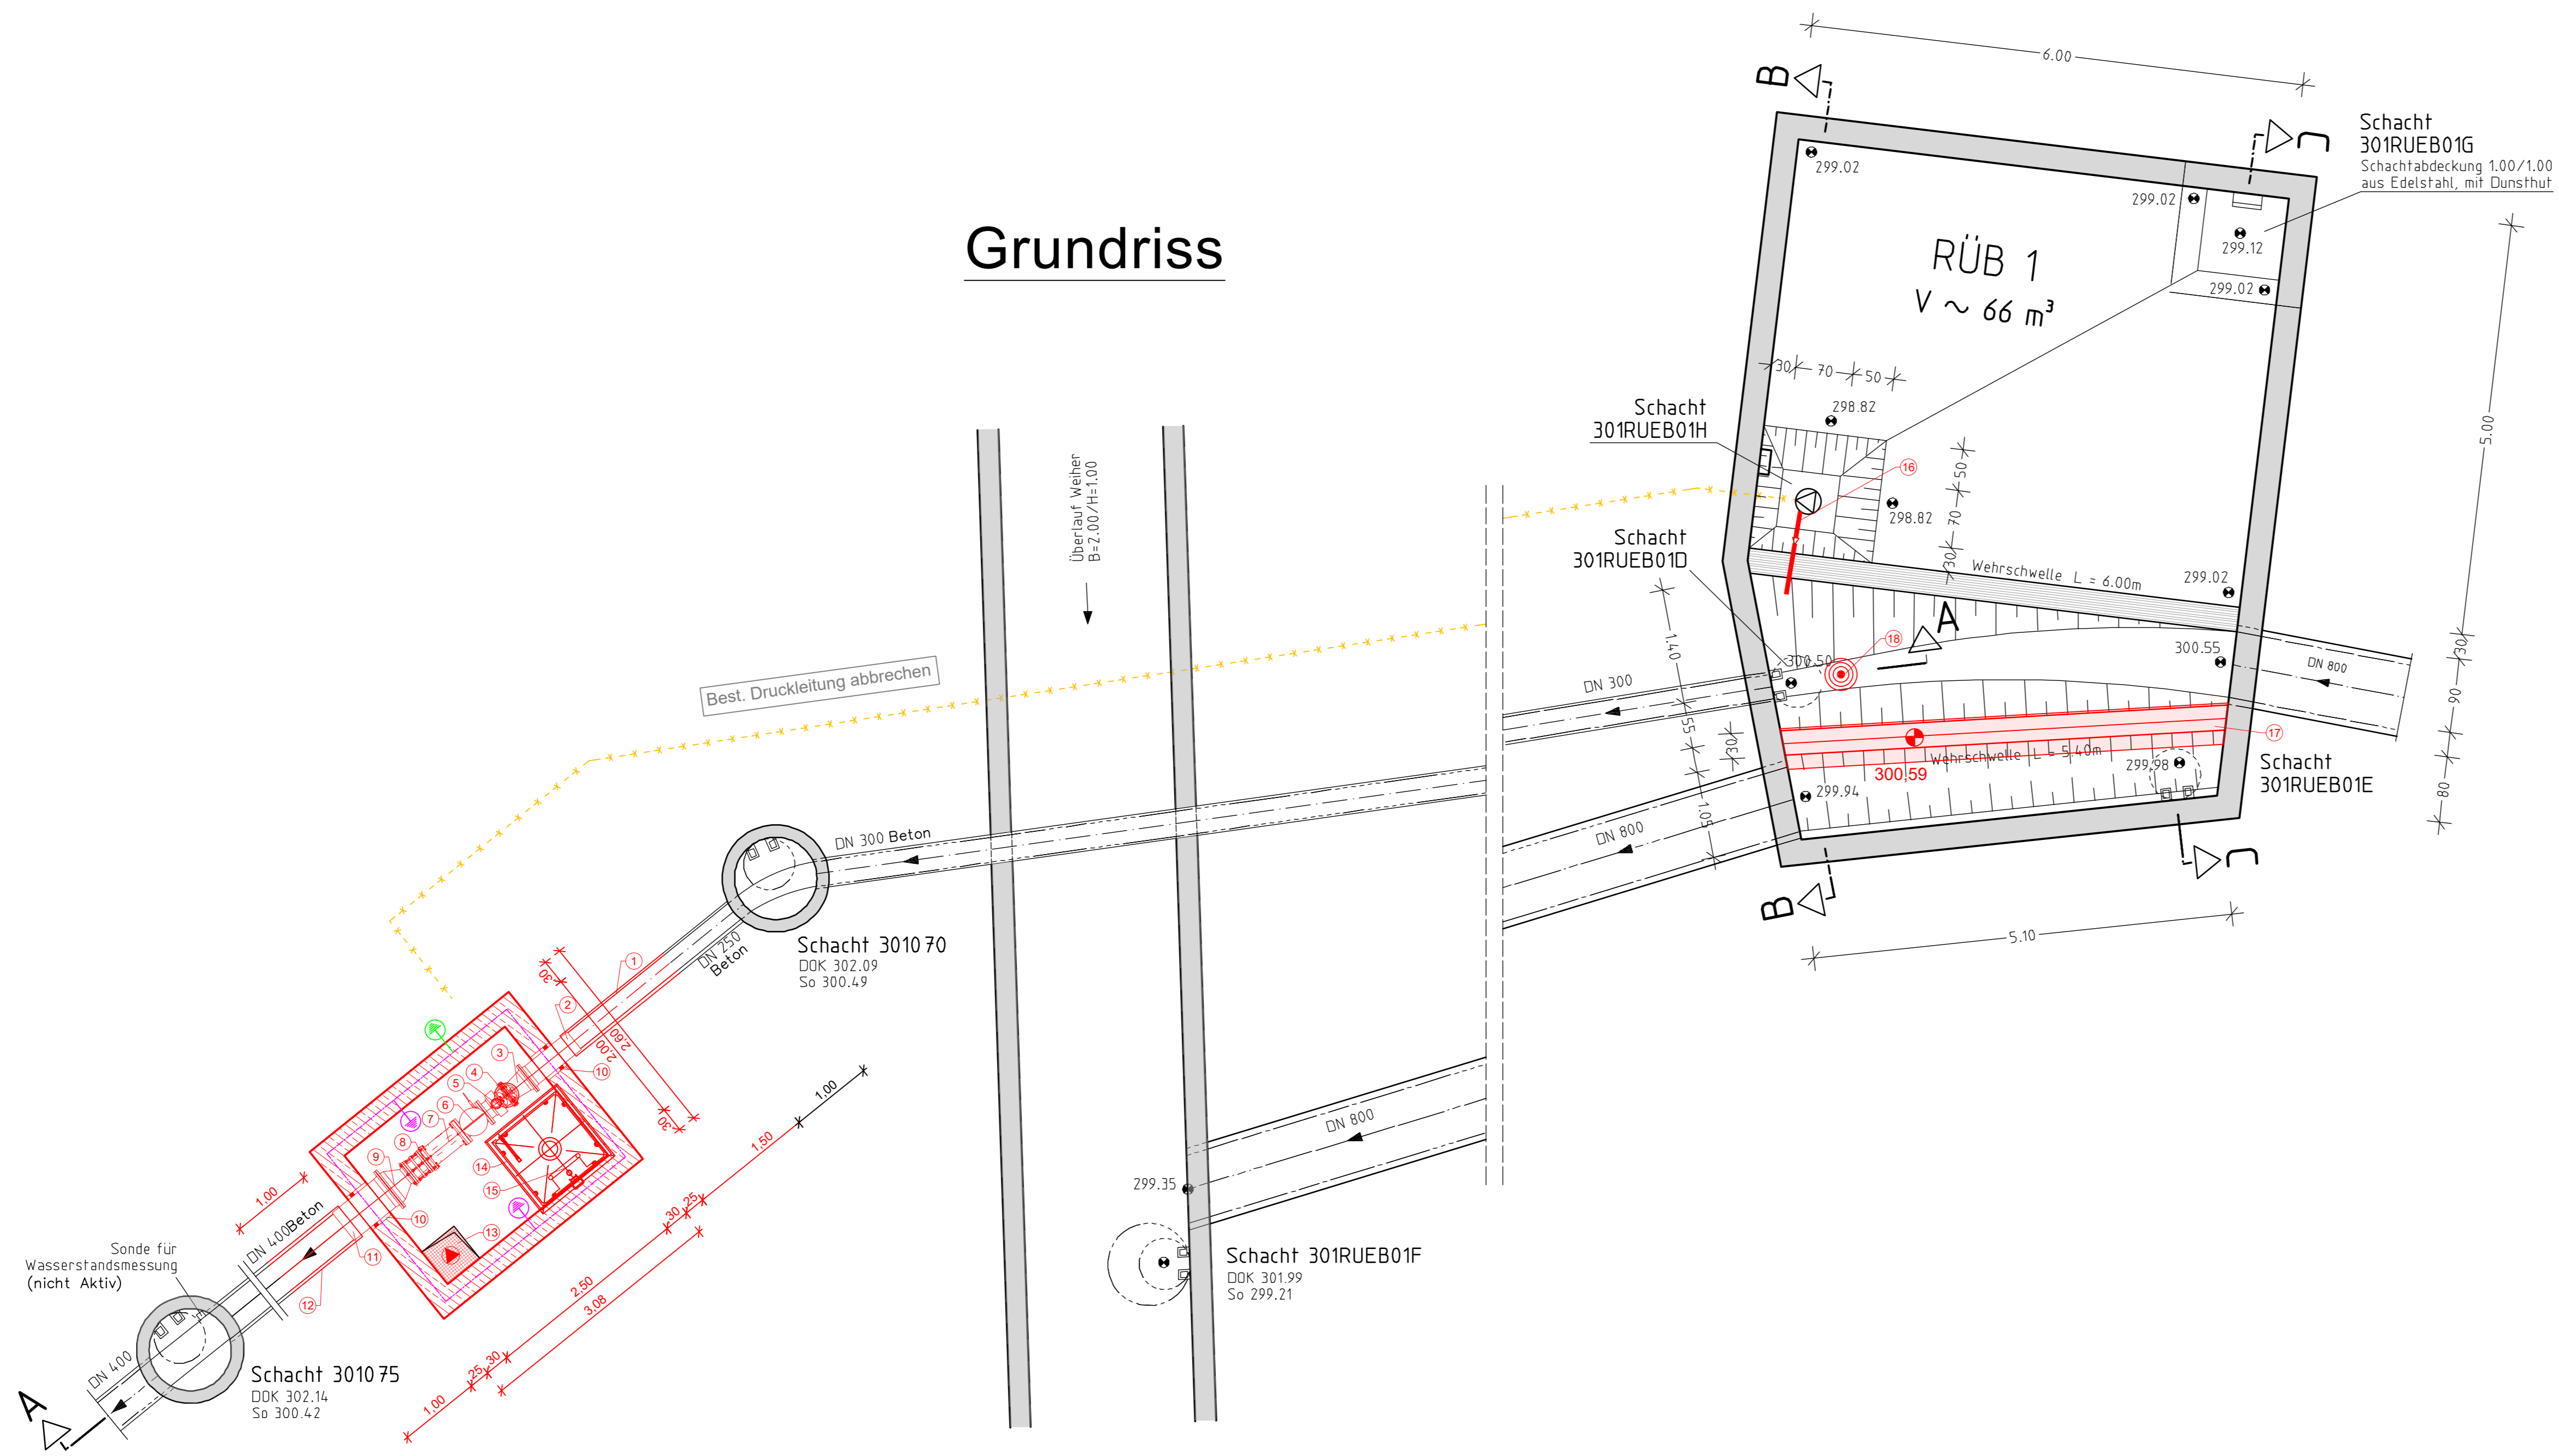

### Schnitt C-C

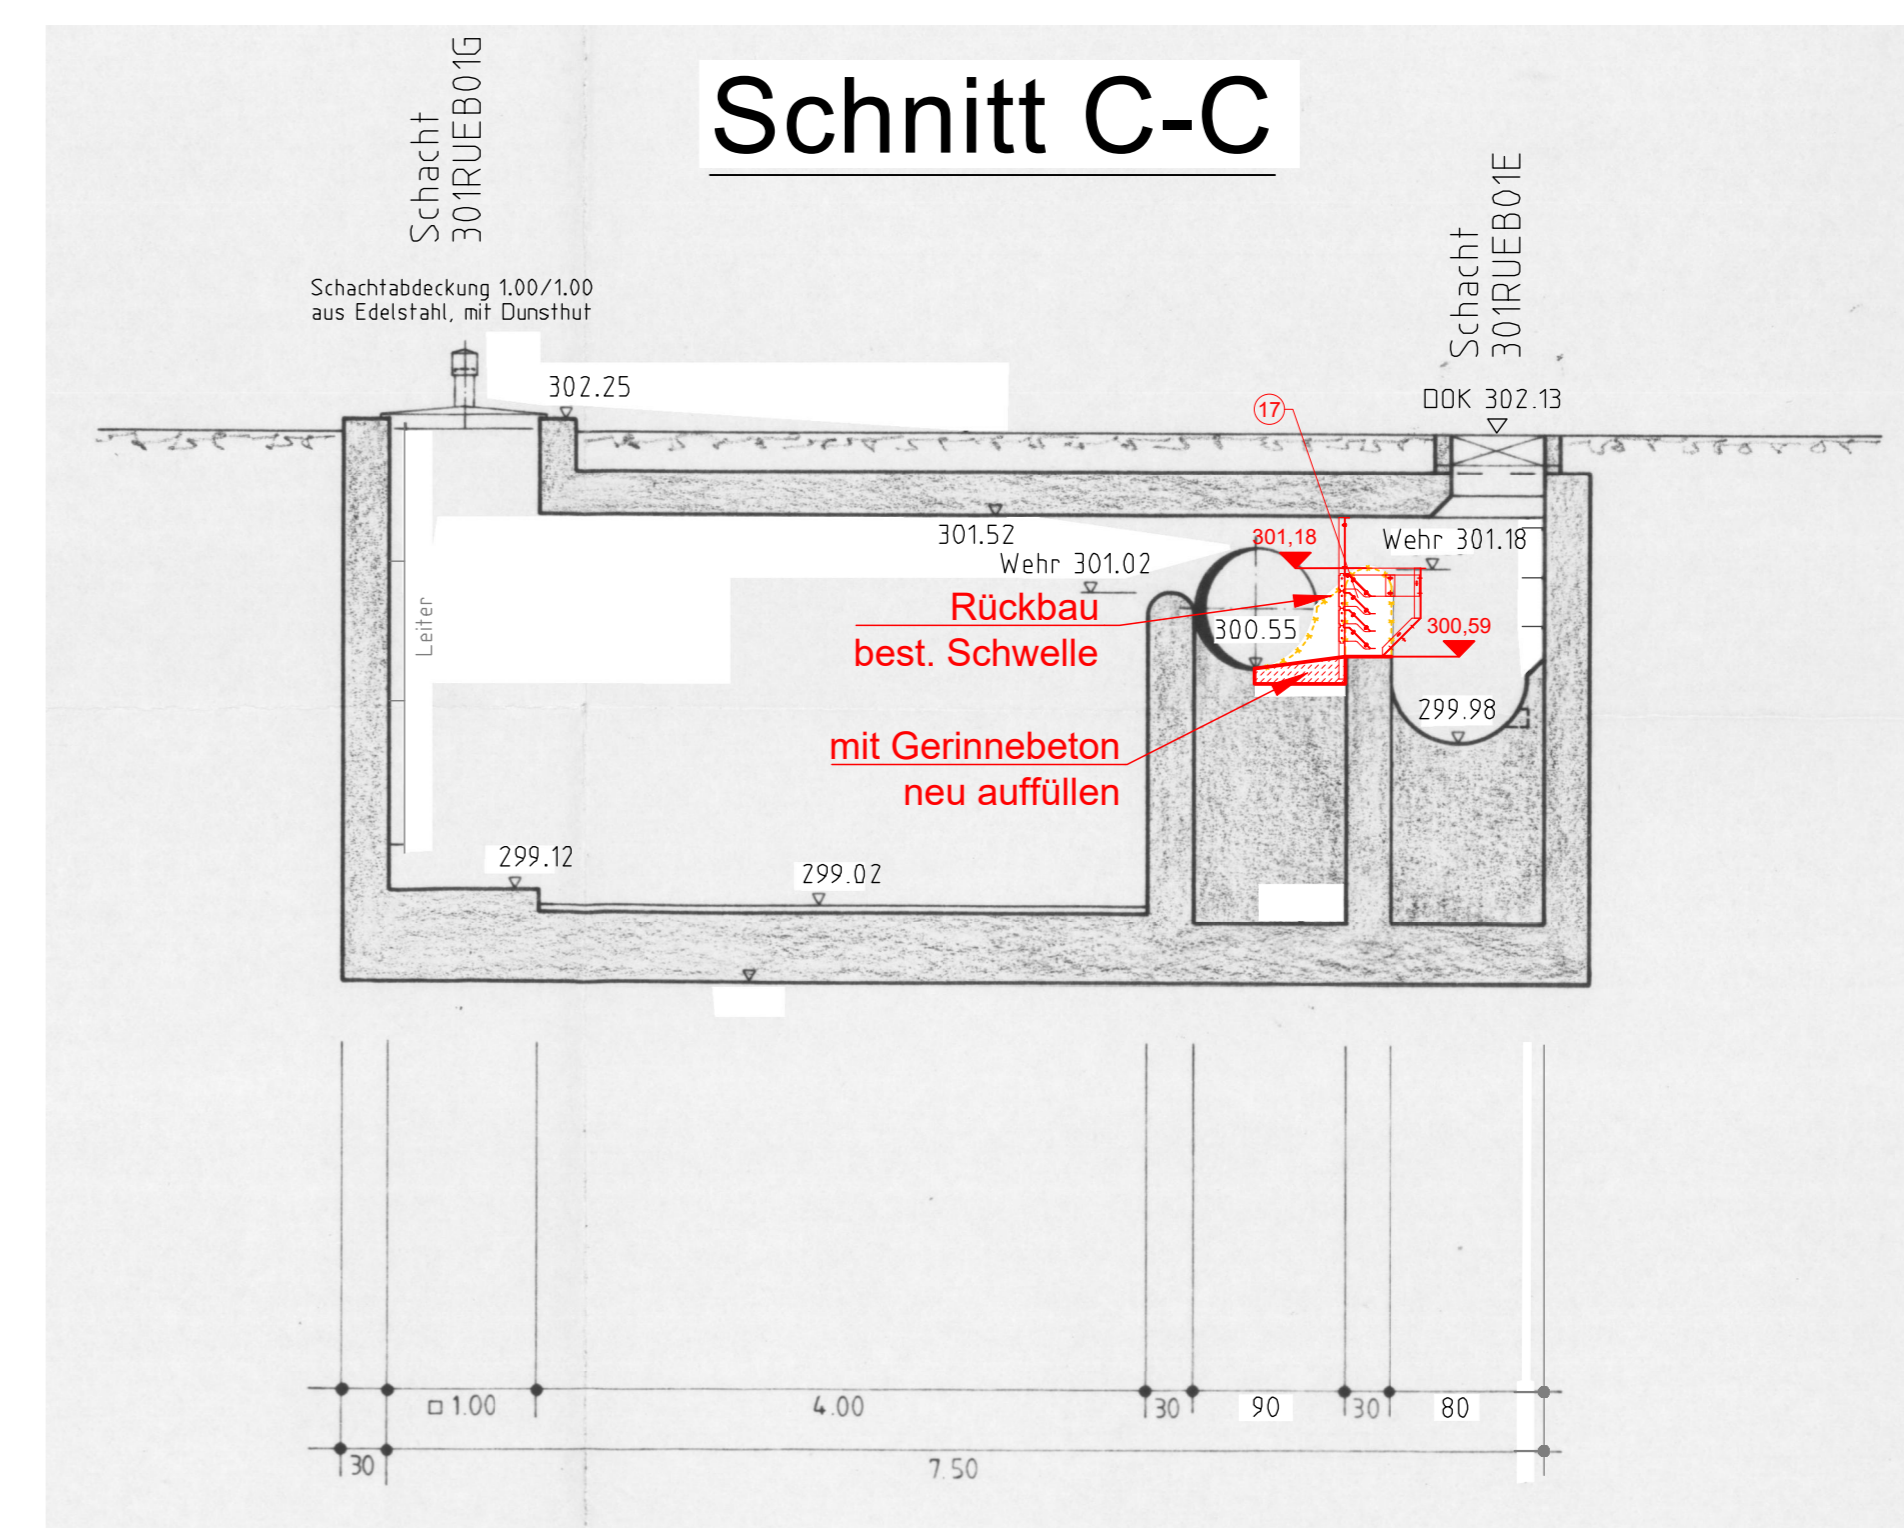

### Zeichenerklärung

- 1 Gelenkstück DN250
  - 2 Flanschkupplung DN250
  - 3 Flanschübergangsstück DN250 / DN200
  - 4 Plattenschieber mit Handkurbel DN200
  - 5 Messaufnehmer MID
  - 6 Wartungsöffnung
  - 7 Anaconda Quetschventil DN200 (Fa. Zangenberg)
  - 8 Pass- u. Ausbaustück DN200
  - 9 Flanschübergangsstück DN400 / DN200
  - 10 Kernbohrung mit Ringraumdichtung
  - 11 Grippkupplung DN400
  - 12 Gelenkstück DN400
  - 13 Pumpensumpf 50x50x30 mit Gitterrostabdeckung
  - 14 Schachtabdeckung rechteckig Edelstahl mit Dunsthut 1000x1000mm
  - 15 Leiterring
  - 16 Druckleitung Edelstahl DN100
  - 17 Lamellentauwand (3 Durchgänge)
  - 18 Füllstandsmessung
- Erdungsfestpunkte ca. 10 - 15 cm unter Beckenkronen  
 Erdungsfestpunkte 80 cm unter Gelände Oberkante  
 vorhandene Bauteile  
 geplante Bauteile von GBi

Vorhaben: Abwasseranlage Röttenbach Einleiten von Abwasser aus der Kläranlage sowie den Mischwasserentlastungsanlagen in den Röttenbach		Anlage: 10.1
Vorhabensträger: Gemeinde Röttenbach		Projekt-Nr.: 11.005.4
Landkreis: Erlangen-Hochstadt		
Maßstab: 1:50	WASSERRECHTLICHES VERFAHREN	Datum: Juni 12
	BAUWERKSPLAN	entw. Juni 12
Regenüberlaufbecken 1 - Forchheimer Weg		gez. Juni 12
		gepr. Juli 12
Vorhabensträger:		
		Datum: 20.07.2012 Unterschrift:

Originalplan erstellt durch Planungsruppe Strunz für die Gemeinde Röttenbach.  
Rote Änderungen durch GBi.

Planvoll sicher

**GBi Herzogenaurach**  
 Kommunale Infrastruktur GmbH & Co. KG  
 Werner-Heisenberg-Strasse 9  
 91074 Herzogenaurach  
 Tel.: 09132 / 766 - 0  
 info@gbi-info.de  
 Fax: 09132 / 766 - 150  
 www.gbi-info.de

Unterschrift: (Planverfasser)

Regenüberlaufbecken 1		Anlage: <b>6.1.1</b>
Grundrisse + Schnitte (Bauwerksplan)		Datum: August 2019
Maßstab: 1:50	gez. A. Schäfer	Schmutzfrachtberechnung Einzugsgebiet der Kläranlage Röttenbach

**Gemeinde Röttenbach**

Ringstraße 46  
 91341 Röttenbach  
 Tel. 09195 - 9490 - 0  
 Fax. 09195 - 9490 - 13  
 www.roettenbach-erh.de

Unterschrift: (Auftraggeber)