

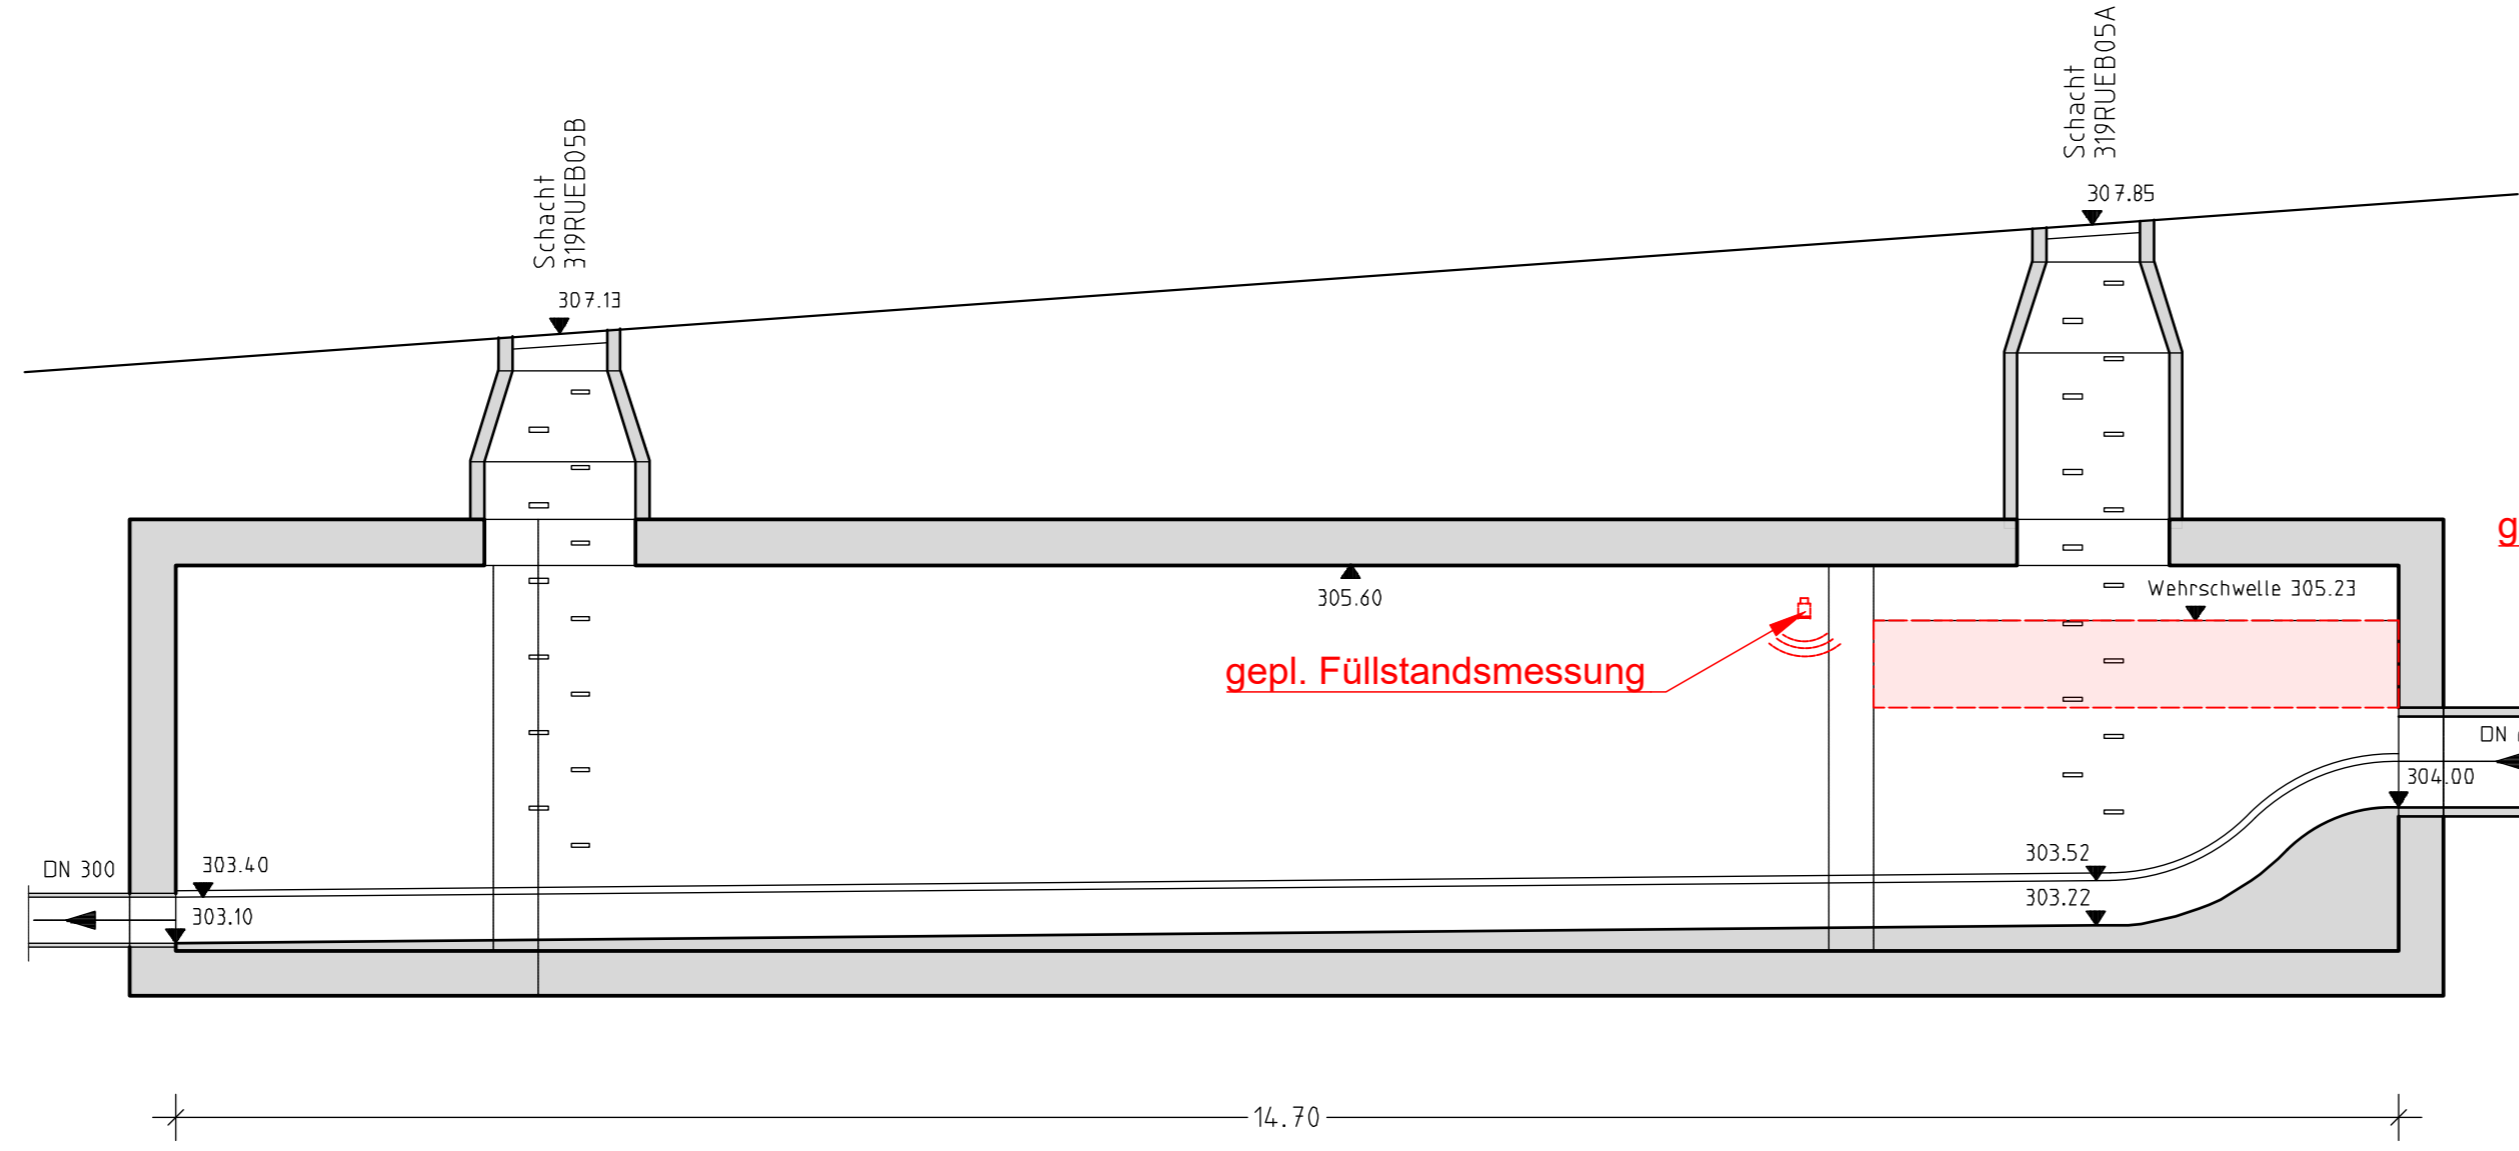


Schnitt A-A

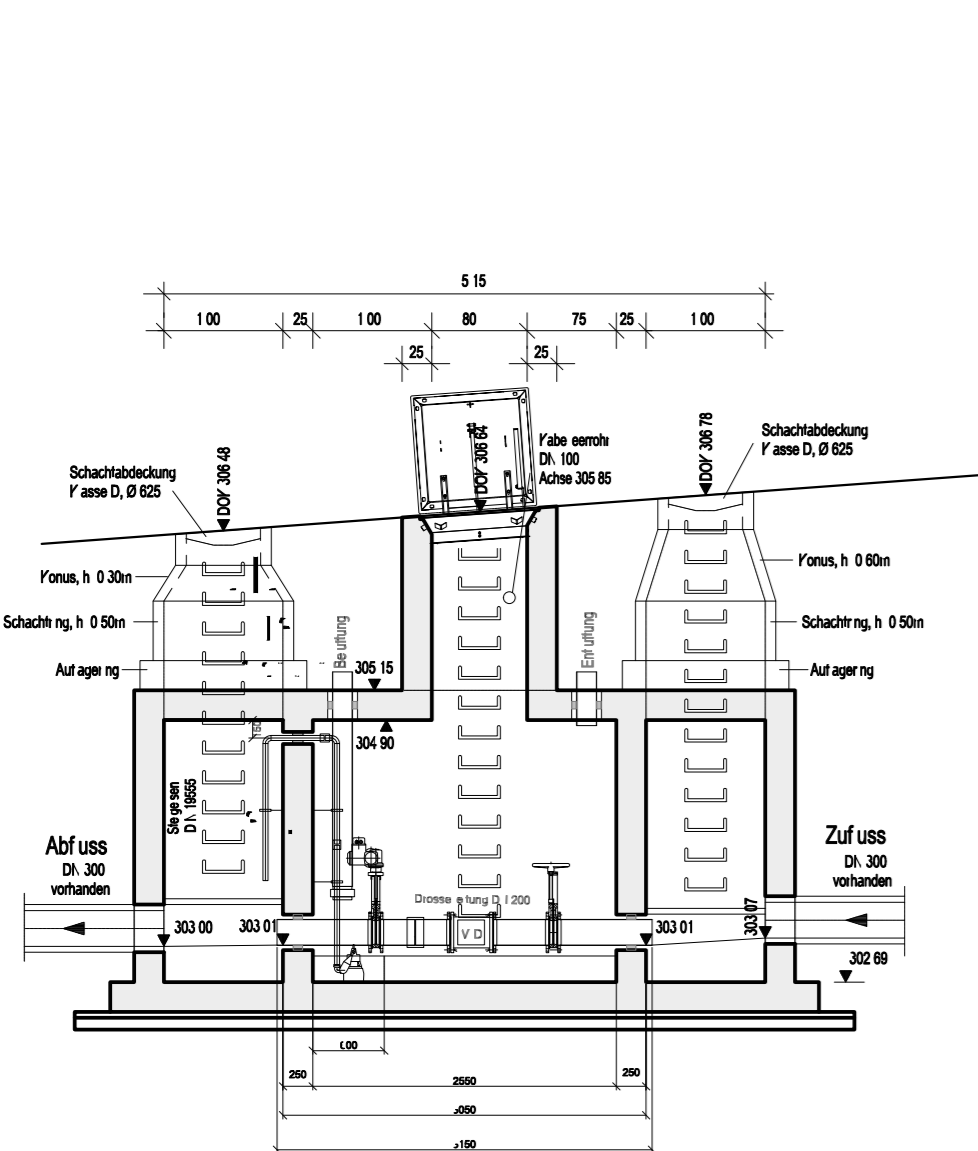


Schnitt B-B

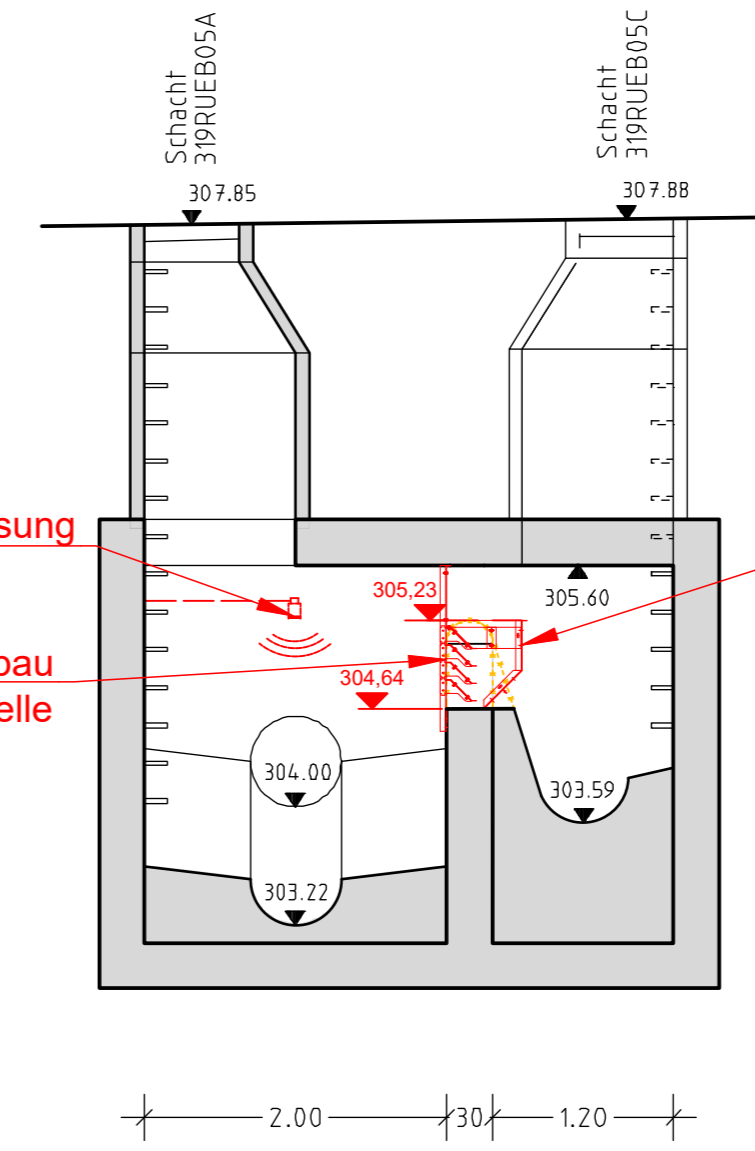

Zeichenerklärung

- vorhandene Bauteile
- geplante Bauteile von GBI

$Q_{Dr} = 10.0 \text{ l/s}$

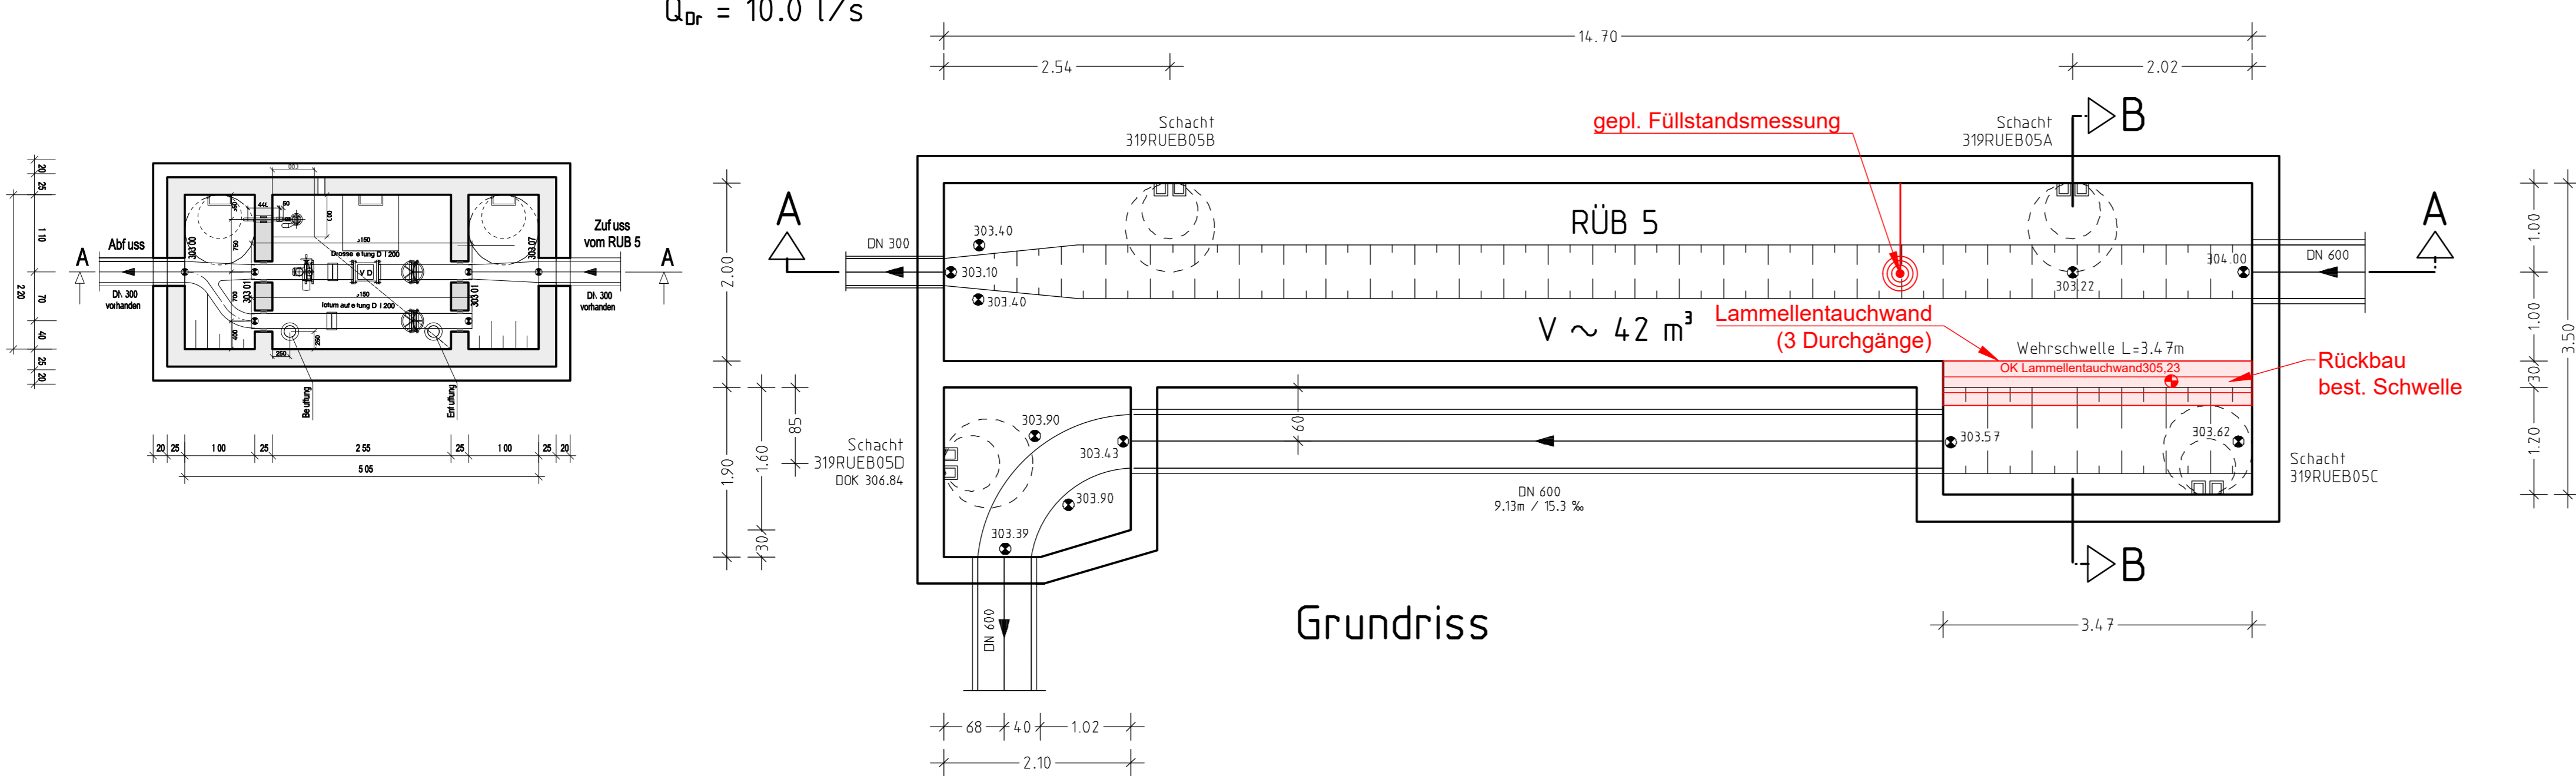

Vorhaben: Abwasseranlage Röttenbach Einleiten von Abwasser aus der Kläranlage sowie den Mischwasserentlastungsanlagen in den Röttenbach		Anlage: 10.4
Vorhabenträger: Gemeinde Röttenbach Landkreis: Erlangen-Höchstadt		Projekt-Nr.: 11.005.4
Maßstab: 1:50	WASSERRECHTLICHES VERFAHREN	Datum Name
	BAUWERKSPLAN Regenüberlaufbecken 5 - Erlenstraße	entw. Juni 12 Zw/Bau gez. Juni 12 Alt/Se gepr. Juli 12 Zw
Vorhabenträger:		<p style="text-align: center;">PLANUNGSGRUPPE STRUNZ UNGEN EÜRGESELLSCHAFT mbH BAMBERG</p> <p style="text-align: right;">20.07.2012 <i>[Signature]</i></p>
Datum	Unterschrift	

Originalplan erstellt durch Planungsgruppe Strunz für die Gemeinde Röttenbach. Rote Änderungen durch GBI.

Planvoll sicher

Gbi Herzogenaurach
Kommunale Infrastruktur GmbH & Co. KG
Werner-Heisenberg-Strasse 9
Tel.: 09132 / 766 - 0
info@gbi-info.de

91074 Herzogenaurach
Fax: 09132 / 766 -150
www.gbi-info.de

[Signature]
Unterschrift (Planverfasser)

Regenüberlaufbecken 5		Anlage: 6.4.1
Grundrisse + Schnitte (Bauwerksplan)		Datum: August 2019

Maßstab: 1:50	gez. A. Schäfer	Schmutzfrachtberechnung Einzugsgebiet der Kläranlage Röttenbach
---------------	-----------------	--

Gemeinde Röttenbach
Ringstraße 46
91341 Röttenbach
Tel. 09195 - 9490 - 0
Fax. 09195 - 9490- 13
www.roettenbach-erh.de

Unterschrift (Auftraggeber)