


ZEICHENERKLÄRUNG

- - - - - Entleerleitung HB Haidberg
mit Angabe von DN und Material
- Auslauf
Vorflut - Graben
X = 1111111.11
Y = 1111111.11
Z = 111.11
Flurnummer: 111/11 Auslaufstelle Entleer- und Übereichleitung
mit Angabe von X, Y, Z Koordinaten,
Flurnummer und Einleitungsgraben

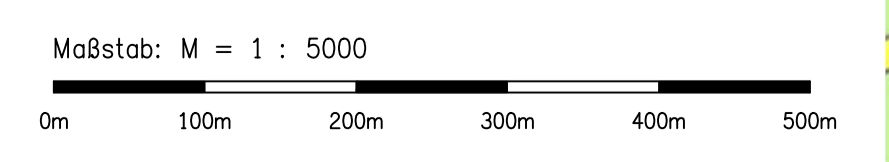

Nr.	Änderungen	gebnd. am	Name	gepr. am	Name								
Laubaner Str. 10 90475 Nürnberg-Altentfurt Tel.: 09111 800 67 30 Fax.: 0911/98 333 280 E-Mail: info@itcc-gmbh.com													
Vorhaben: Wasserrecht Einleitung Entleerleitung HB Haidberg in den Hirschsprunggraben			Proj.-Nr.: NER1803 Plan-Nr.: 1.1										
Vorhabensträger: N-ERGIE Aktiengesellschaft			Beloge: 1										
Landkreis / Gemeinde: Stadt Nürnberg			WASSERRECHT										
Maßstab: 1 : 5000		ÜBERSICHTSLAGEPLAN Entleerleitung HB Haidberg in den Hirschsprunggraben		<table border="1"> <tr> <th>Datum</th> <th>Name</th> </tr> <tr> <td>entw. Oktober 2018</td> <td>C.Käbbeck</td> </tr> <tr> <td>gez. November 2018</td> <td>C.Käbbeck</td> </tr> <tr> <td>gepr. November 2018</td> <td>TC</td> </tr> </table>		Datum	Name	entw. Oktober 2018	C.Käbbeck	gez. November 2018	C.Käbbeck	gepr. November 2018	TC
Datum	Name												
entw. Oktober 2018	C.Käbbeck												
gez. November 2018	C.Käbbeck												
gepr. November 2018	TC												
Vorhabensträger:		Entwurfsverfasser:											
Datum _____ Unterschrift _____		Datum _____ Unterschrift _____											