
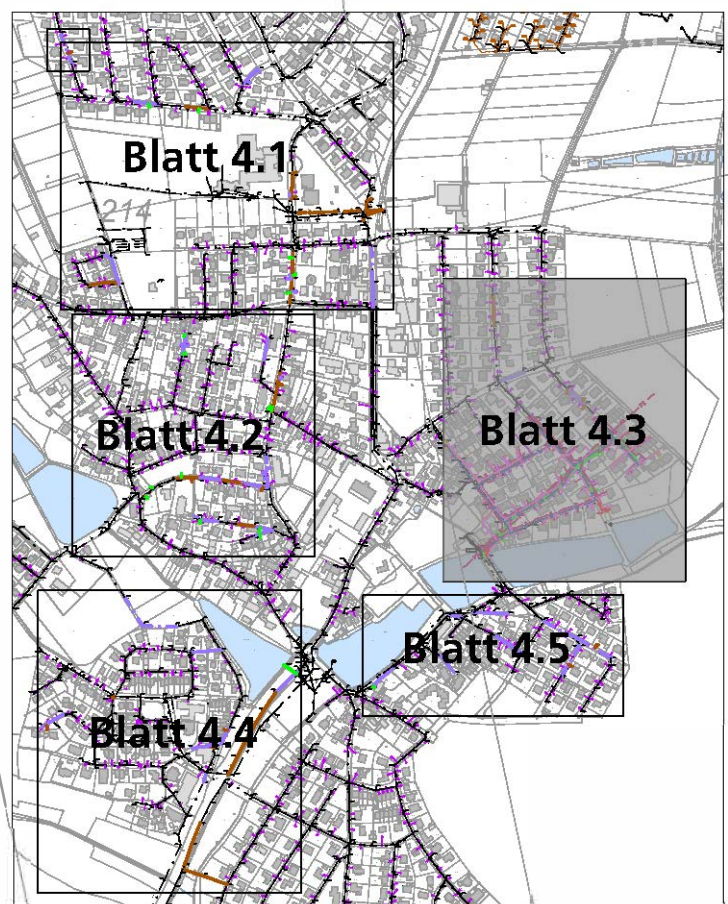


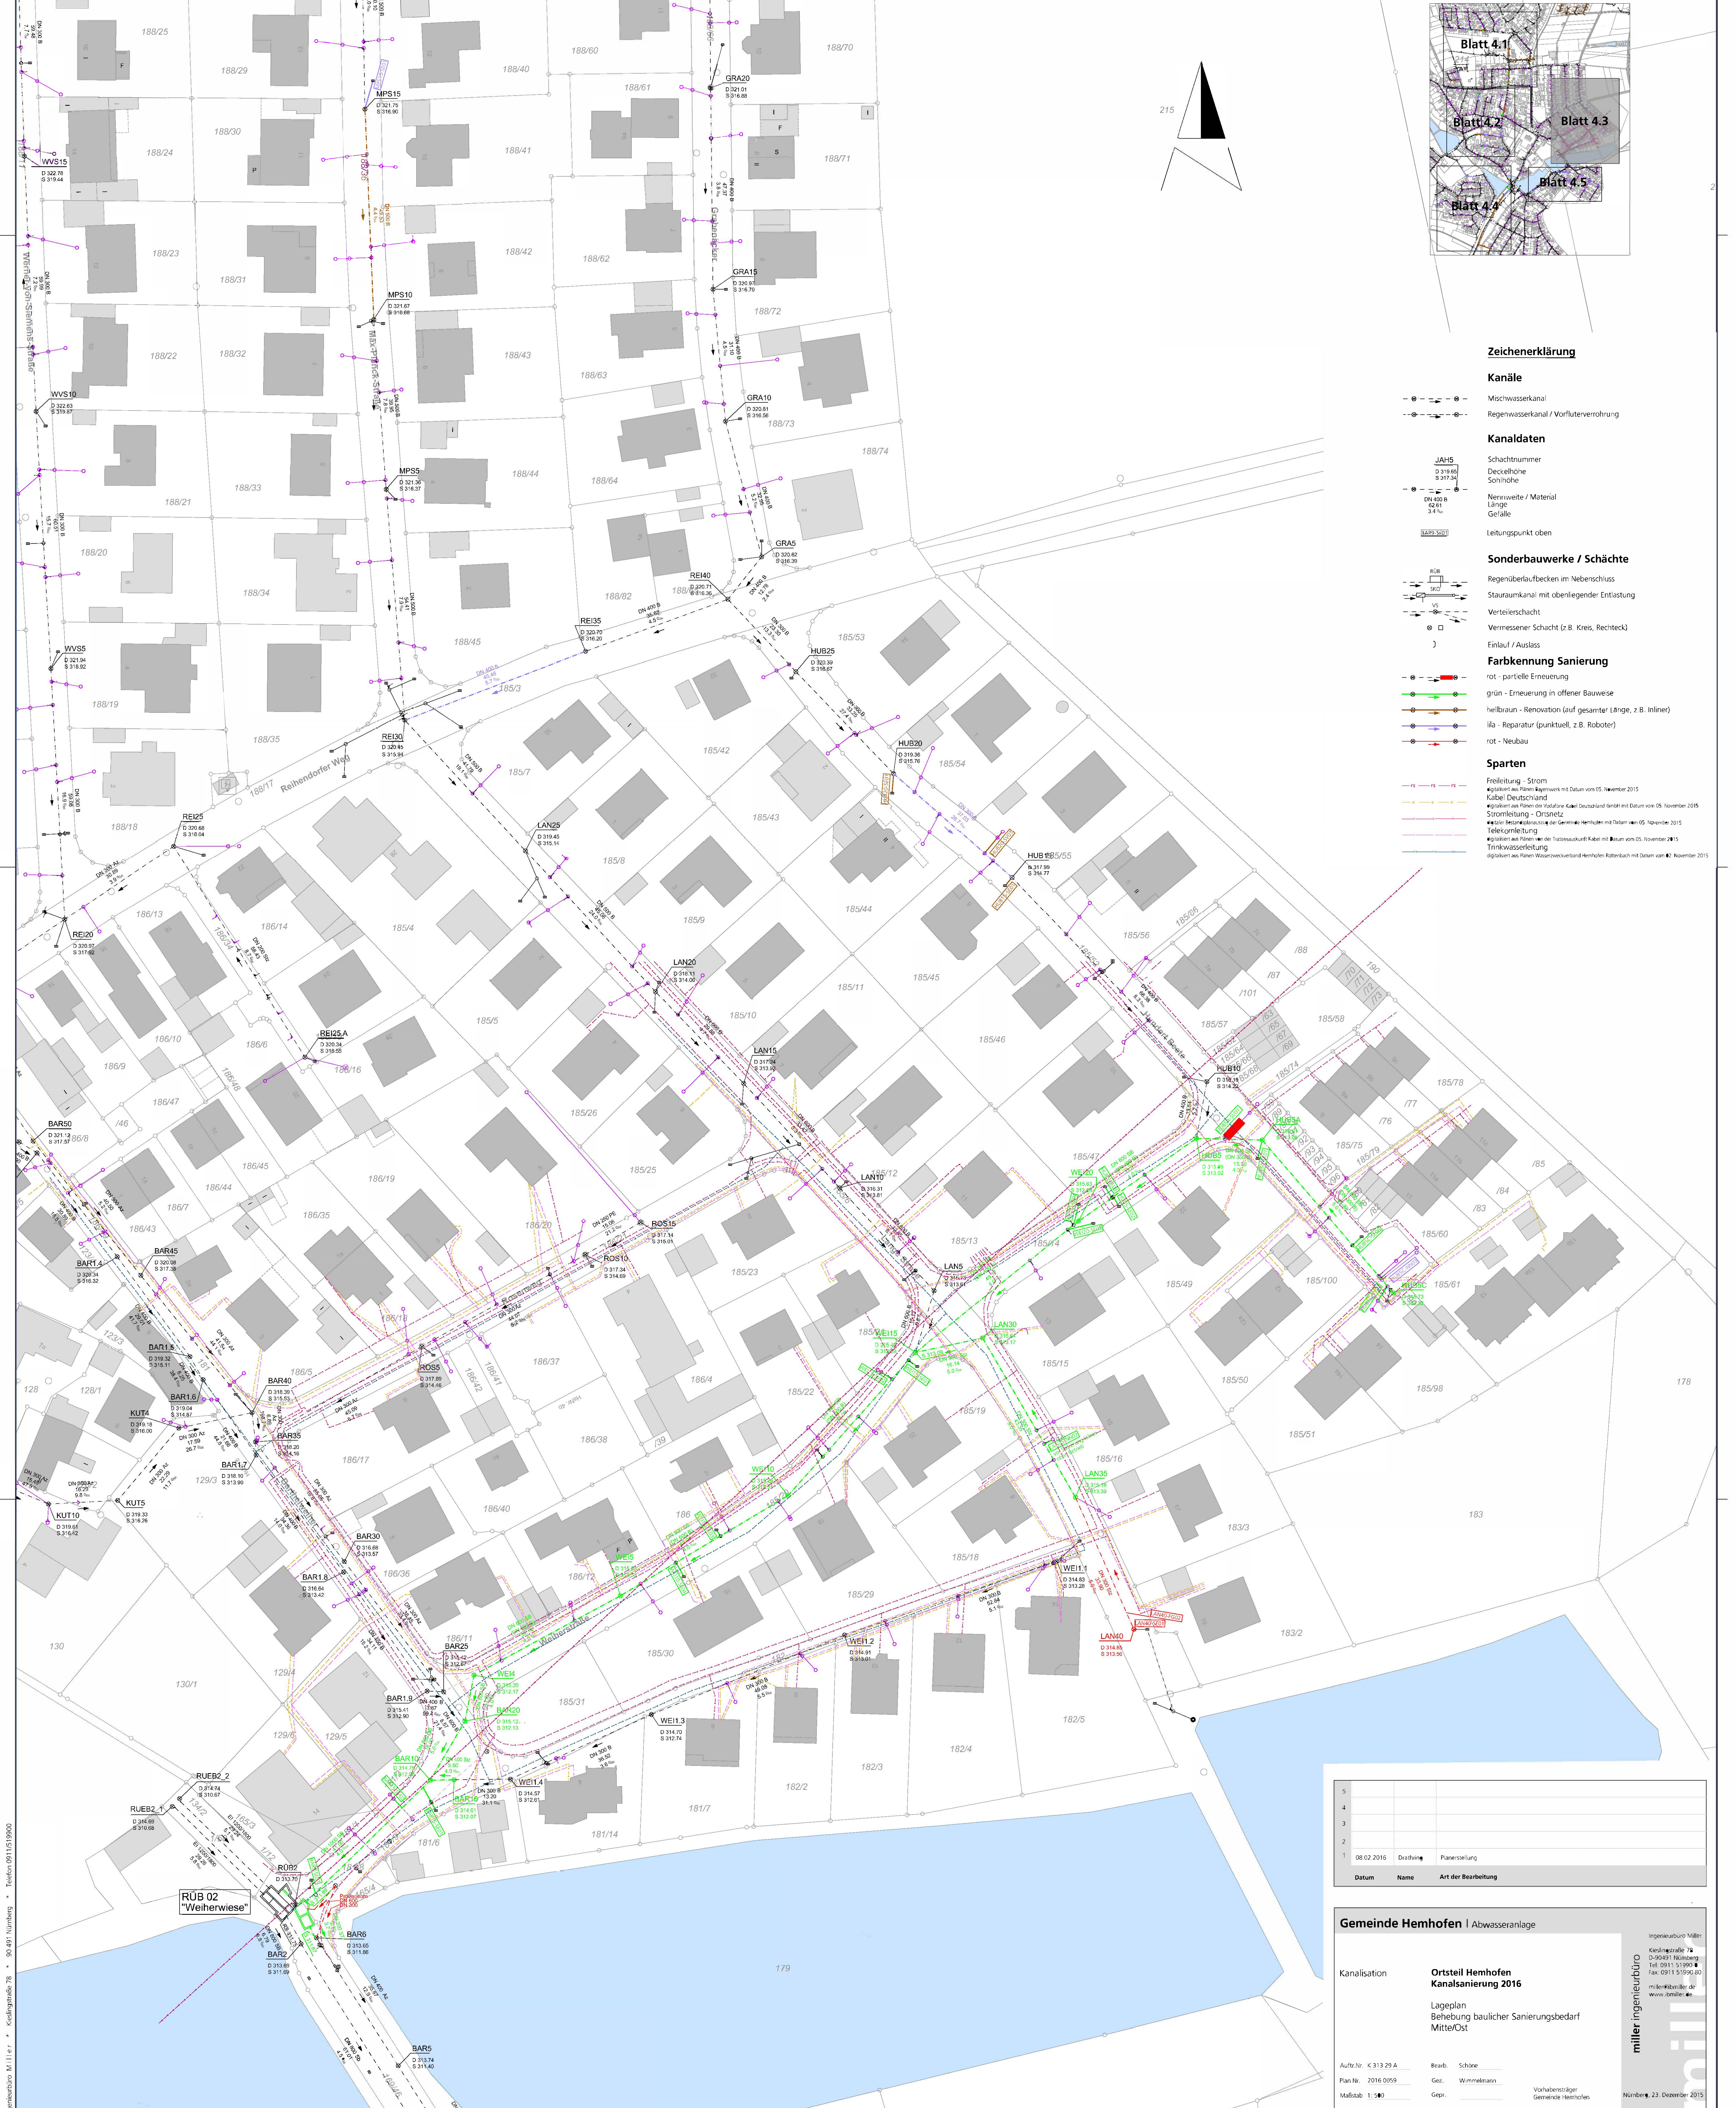

Zeichenerklärung

Kanäle

- Mischwasserkanal
- Regenwasserkanal / Vorflutverrohrung

Kanaldaten

- Schachtnummer
- Deckelhöhe
- Sohlhöhe
- Nennweite / Material
- Gefälle
- Leitungspunkt oben

Sonderbauwerke / Schächte

- Regenüberlaufbecken im Nebenschluss
- Stauraumkanal mit oberliegender Entlastung
- Verteilerschacht
- Vermessener Schacht (z.B. Kreis, Rechteck)
- Einlauf / Auslass

Farbgebung Sanierung

- rot - partielle Erneuerung
- grün - Erneuerung in offener Bauweise
- hellbraun - Renovation (auf gesamter Länge, z.B. Inliner)
- lila - Reparatur (punktuell, z.B. Roboter)
- rot - Neubau

Sparten

- Freileitung - Strom
- Kabel Deutschland
- Stromleitung - Ortsnetz
- Telefornleitung
- Trinkwasserleitung

5		
4		
3		
2		
1		
08.02.2016	Drahting	Planerstellung
Datum	Name	Art der Bearbeitung

Gemeinde Hemhofen | Abwasseranlage

Kanalisation
**Ortsteil Hemhofen
Kanalsanierung 2016**
Lageplan
Behebung baulicher Sanierungsbedarf
Mitte/Ost

Aufl.Nr. K 313 29 A
Plan Nr. 2016 0959
Maßstab 1:500
Reab. Schöne
Gez. Wimmelmann
Gepr. _____
Vorhabensträger
Gemeinde Hemhofen
Ingenieurbüro Viller
Kriegelstraße 78
D-94091 Nürnberg
Tel. 0911 51990-0
Fax 0911 51990-60
miller@viller.de
www.viller.de
miller ingenieurbüro
Nürnberg, 23. Dezember 2015