





Grundriss

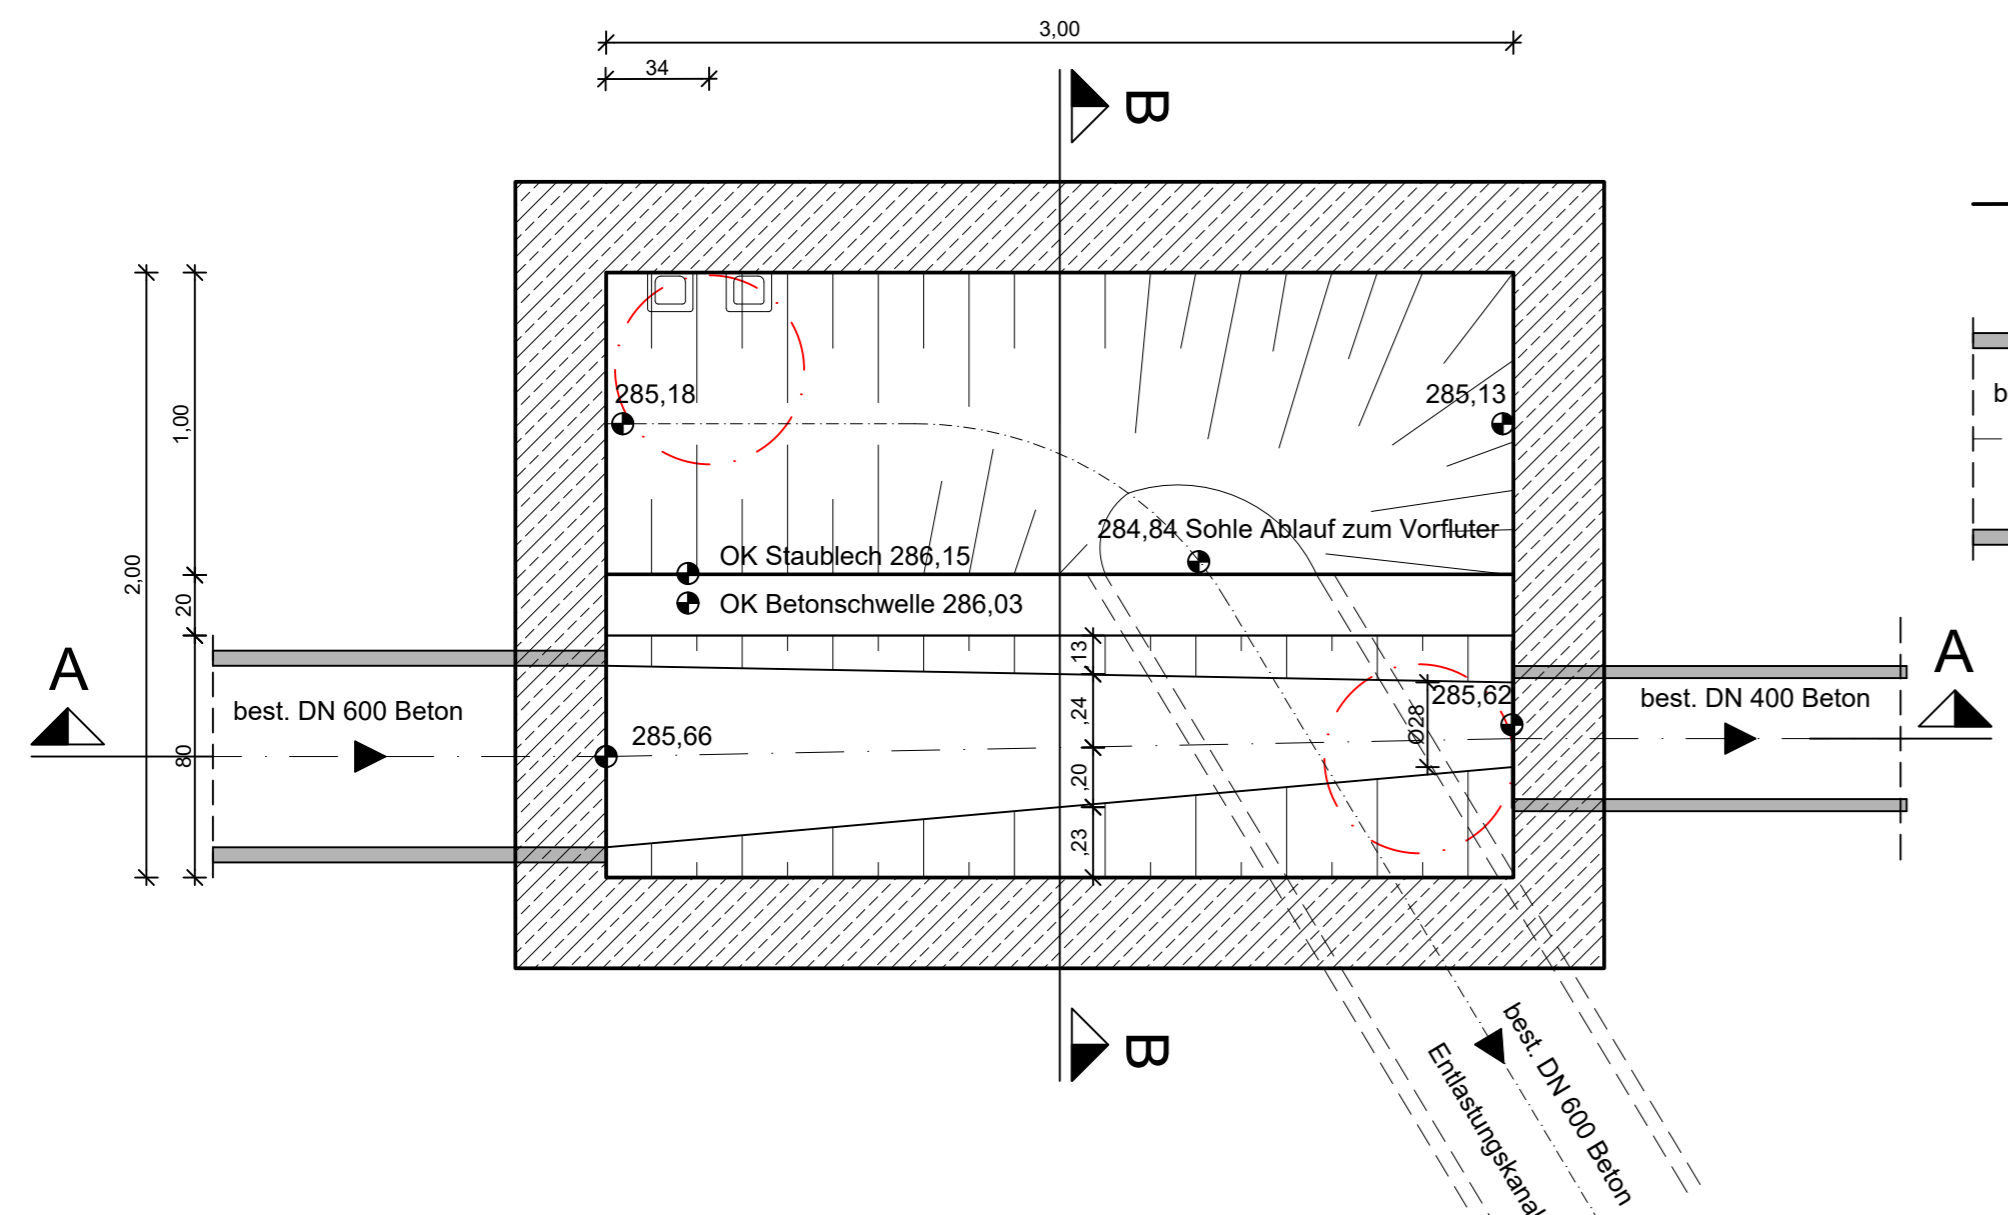

Schnitt A - A

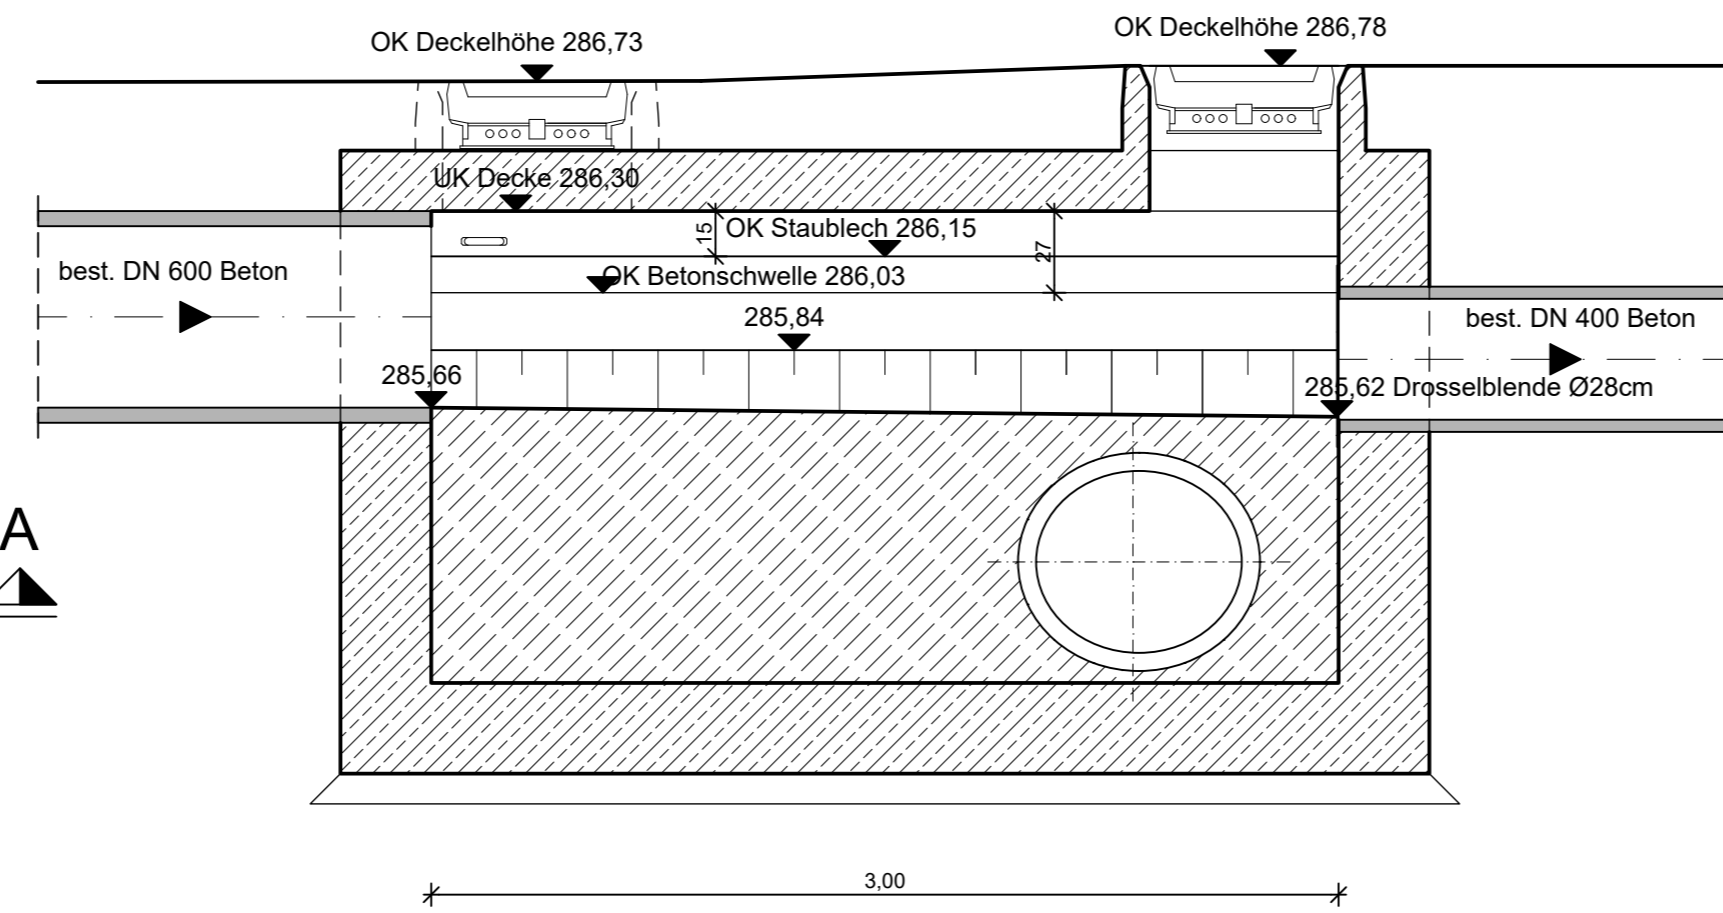

Schnitt B - B

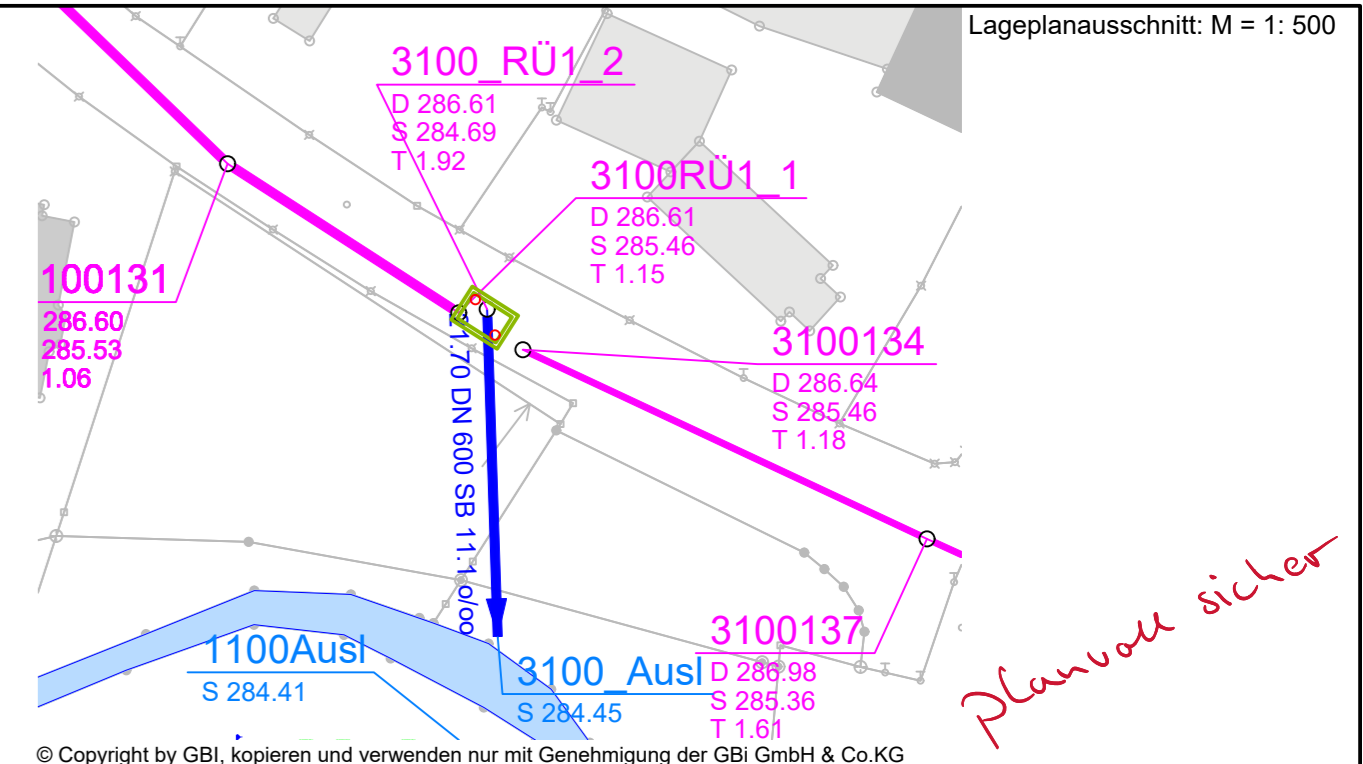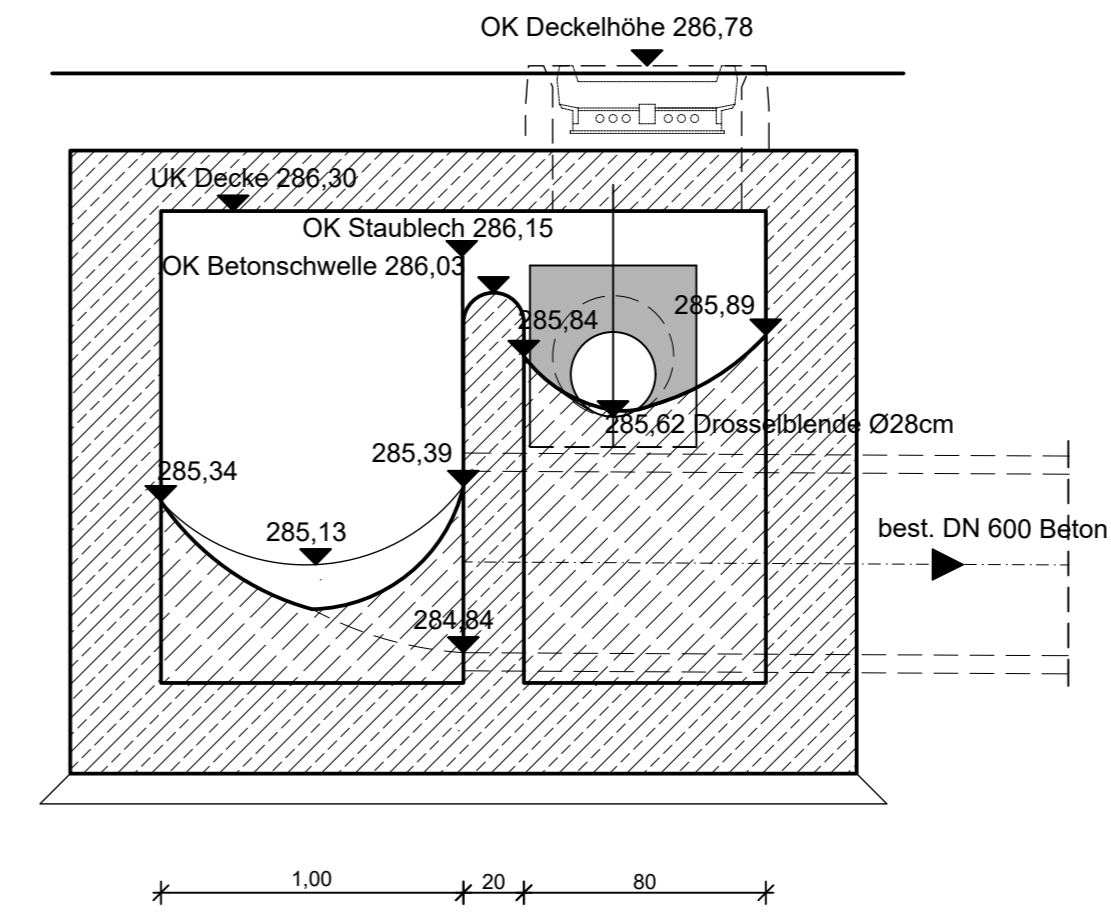

Gbi **Herzogenaurach**
Kommunale Infrastruktur GmbH & Co. KG
 Werner-Heisenberg-Strasse 9 91074 Herzogenaurach
 Tel.: 09132 / 766 - 0 Fax: 09132 / 766 -150
 info@gbi-info.de www.gbi-info.de

i.A. M. Müller
 Unterschrift (Planverfasser)

Genehmigungsplanung

Unternehmen: Generalentwässerungsplanung für das Kanalnetz der Gemeinde Heßdorf (Einzugsgebiet Süd) Schmutzfrachtberechnung

Planart: Bauwerksplan Heßdorf RÜ 1 Am Seebach

Anlage: 6.4.1	Maßstab: 1: 25	Datum: November 2024	entworfen: J. Klinksiek
			gezeichnet: K. Rörig
			geprüft: J. Klinksiek

Gemeinde Heßdorf
 Hannberger Straße 5
 91093 Heßdorf
 Tel. 09135 - 73739 - 0
 Fax. 09135 - 73739 - 10
 www.hessdorf.de

Unterschrift (Auftraggeber)